

**МИНИСТЕРСТВО ВНУТРЕННИХ ДЕЛ
РОССИЙСКОЙ ФЕДЕРАЦИИ**

**Федеральное казенное учреждение
«Научно-исследовательский центр «Охрана»**

Трёхкомнатная квартира
ТИПОВОЙ РАБОЧИЙ ПРОЕКТ
Система охранно-тревожной сигнализации

Москва 2014 г.

**МИНИСТЕРСТВО ВНУТРЕННИХ ДЕЛ
РОССИЙСКОЙ ФЕДЕРАЦИИ**

**Федеральное казенное учреждение
«Научно-исследовательский центр «Охрана»**

Трёхкомнатная квартира

ТИПОВОЙ РАБОЧИЙ ПРОЕКТ

Система охранно-тревожной сигнализации

Главный инженер проекта

подпись, фамилия и инициалы.

Москва 2014 г.

Перв. примен.

Справ №

Содержание

Обозначение	Наименование	Примеч.
ТИПОВОЙ ПРОЕКТ	Содержание	
ТИПОВОЙ ПРОЕКТ	Состав рабочего проекта	
ТИПОВОЙ ПРОЕКТ	Пояснительная записка	
ТИПОВОЙ ПРОЕКТ	Графическая часть	

Изм	Кол.уч	Лист	№ док	Подп.	Дата	Стадия	Лист	Листов
						РП	1	1
ГИП						ФКУ НИЦ «Охрана» МВД России		
Разраб.								
Провер								

Содержание

Состав рабочего проекта

Перв. примен.	№ Тома	Обозначение	Наименование	Примеч.
		ТИПОВОЙ ПРОЕКТ	Система охранно-тревожной сигнализации	
Справ №				

						<i>ТИПОВОЙ ПРОЕКТ</i>					
Изм	Кол.уч	Лист	№ док	Подп	Дата				Стадия	Лист	Листов
						Состав рабочего проекта			РП	1	1
ГИП									ФКУ НИЦ «Охрана» МВД России		
Разраб.											
Провер											

**МИНИСТЕРСТВО ВНУТРЕННИХ ДЕЛ
РОССИЙСКОЙ ФЕДЕРАЦИИ**

**Федеральное казенное учреждение
«Научно-исследовательский центр «Охрана»**

Трёхкомнатная квартира

ТИПОВОЙ РАБОЧИЙ ПРОЕКТ

Система охранно-тревожной сигнализации

ПОЯСНИТЕЛЬНАЯ ЗАПИСКА

Главный инженер проекта

подпись, фамилия и инициалы.

Москва 2014 г.

1. ОБЩАЯ ЧАСТЬ

Настоящий рабочий проект системы охранно-тревожной сигнализации трехкомнатной квартиры, принимаемой под централизованную охрану подразделениями вневедомственной охраны, разработан в соответствии с нормативными и нормативно-техническими документами:

- Постановление Правительства РФ от 18.02.2008 №87 «О составе разделов проектной документации и требованиях к их содержанию».
- СП 132.13330.2011 «Обеспечение антитеррористической защищённости зданий и сооружений. Общие требования проектирования».
- ГОСТ Р 21.1101-2013 «СПДС. Общие требования к проектной и рабочей документации».
- ГОСТ Р 52582-2006 «Замки для защитных конструкций Требования и методы испытаний на устойчивость к криминальному открыванию и взлому»
- РД 78.145-93 «Системы и комплексы охранной, пожарной и охранно-пожарной сигнализации. Правила производства и приёмки работ».
- Пособие к РД 78.145-93.
- Р 78.36.039-2014 Технические средства систем безопасности объектов. Обозначения условные графические элементов технических средств охраны, систем контроля и управления доступом, систем охранного телевидения.
- Р 78.36.032-2013 «Инженерно-техническая укрепленность и оснащение техническими средствами охраны объектов, квартир и МХИГ, принимаемых под централизованную охрану подразделениями вневедомственной охраны. Часть 1. Методические рекомендации».
- Р 78.36.031-2013 «О порядке обследования объектов, квартир и МХИГ, принимаемых под охрану. Методические рекомендации».

Справ №

Перв. примен.

						<i>ТИПОВОЙ ПРОЕКТ</i>					
Изм	Коли	Лист	№ док	Подп	Дата				Стадия	Лист	Листов
									РП	2	11
ГИП						Пояснительная записка			ФКУ НИЦ «Охрана» МВД России		
Разраб.											
Провер.											

Перв. примен.	<ul style="list-style-type: none"> – Р 78.36.028-2012 Рекомендации «Технические средства обнаружения проникновения и угроз различных видов. Особенности выбора, эксплуатации и применения в зависимости от степени важности и опасности объектов». – Р 78.36.017-2012 «Об эффективном применении запирающих устройств, имеющих на отечественном рынке, при организации охраны имущества граждан и организаций». – ОСТН 600-93 Отраслевые строительно-технические нормы на монтаж сооружений и устройств связи. – ПУЭ - Правила устройства электроустановок (издание 7).
Справ. №	

2. ХАРАКТЕРИСТИКА ЗАЩИЩАЕМОГО ОБЪЕКТА

Защите средствами охранно-тревожной сигнализации подлежит трехкомнатная квартира.

Рассматриваемая в типовом проекте квартира находится в собственности у физических лиц.

Квартира расположена в многоэтажном доме на пятом этаже. Перекрытия и стены капитальные, выполнены из монолитного железобетона, смежные стены выполнены из кирпича. В рассматриваемой квартире три комнаты, балкон, общая площадь квартиры 103,7 м².

В квартире четыре стандартных окна размером 1300мм в высоту и 1400мм в ширину, не оборудованных металлическими решётками. Дверь на балкон деревянная, остеклённая.

Входная дверь – металлическая, соответствующая 3-му классу защиты (высокая степень защиты объекта от проникновения: двери, соответствующие II классу защиты от взлома ГОСТ Р 51072-05), оборудована двумя замками, соответствующими 3-му классу по ГОСТ 5089-11 и классу устойчивости U3 по ГОСТ Р 52582-2006 (высокая степень защиты объекта от проникновения), межкомнатные двери деревянные, соответствующие 1-му классу защиты (минимально необходимая степень защиты от проникновения: двери деревянные

Подп. и дата.	
Инв. № дубл.	
Взам. инв. №	
Подпись и дата	
Инв. № подл.	

					<i>ТИПОВОЙ ПРОЕКТ</i>	Лист
Изм.	Лист	№ Док-та	Подп.	Дата		3

Перв. примен.	<p>внутренние со сплошным или мелкопустотным заполнением полотен по ГОСТ 6629-88, ГОСТ 14624-84, ГОСТ 24698-81. Толщина полотна менее 40 мм.)</p> <p>Сейфов для хранения огнестрельного оружия, ювелирных изделий и иных ценностей нет.</p> <p>Произведений искусства, коллекций, представляющих художественную ценность, в квартире нет.</p> <p>Домашних животных в квартире нет.</p> <p>Квартира оборудована абонентскими проводными линиями связи (телефон, Интернет).</p> <p>В соответствии с Р 78.36.031-2013 указанная квартира относится к категории В3 (Квартиры, преступные посягательства на которые могут привести к крупному или значительному ущербу Собственнику).</p> <p>К вероятным криминальным угрозам относятся:</p> <ul style="list-style-type: none"> – Попытка проникновения в квартиру путём механического воздействия на замки и строительные конструкции, подбор ключей. – Несанкционированное снятие Объекта с охраны. – Умышленный вывод из строя питающей сети 220В Объекта и/или проводной абонентской телефонной линии связи (Интернета). – Подавление сети сотовой связи, создание радиопомех для работы РСПИ. – Обрыв или замыкание шлейфов охранной сигнализации. – Нападение на жильцов квартиры. 						
	Справ. №						
Инв. № подл.		Подпись и дата	Взам. инв. №	Инв. № дубл.	Подп. и дата.	<i>ТИПОВОЙ ПРОЕКТ</i>	
	Изм.					Лист	№ Док-та

3. ОСНОВНЫЕ ТЕХНИЧЕСКИЕ РЕШЕНИЯ, ПРИНЯТЫЕ В ПРОЕКТЕ

Рассматриваемая в проекте трехкомнатная квартира оборудуется системой охранно-тревожной сигнализации.

В соответствии с Р 78.36.031-2013 квартира должна быть оборудована одним рубежом охранной сигнализации.

Системой охранной сигнализации оборудуются все помещения, а также все уязвимые места (окна, двери), через которые возможно несанкционированное проникновение в помещения объекта.

Для защиты объекта ТСО, кроме указанных в проекте, необходимо применять ТСО, входящие в Список технических средств безопасности, удовлетворяющих «Единым техническим требованиям к системам централизованного наблюдения, предназначенным для применения в подразделениях вневедомственной охраны» и «Единым техническим требованиям к объектовым подсистемам охраны, предназначенным для применения в подразделениях вневедомственной охраны».

3.1 Система охранно-тревожной сигнализации (СОТС)

СОТС – это совокупность совместно действующих технических средств обнаружения проникновения (попытки проникновения) на охраняемый объект, сбора, обработки, передачи и представления в заданном виде информации о проникновении (попытки проникновения) и другой служебной информации.

Для построения системы охранно-тревожной сигнализации применена внутриобъектовая радиосистема охранно-тревожной сигнализации.

Выбор внутриобъектовой радиосистемы охранно-тревожной сигнализации обусловлен тем, что при ее установке не требуется прокладка проводных линий, что положительным образом сказывается на эстетичном виде квартиры.

При проведении ремонтных работ в квартире не потребуется изменения структуры системы охранно-тревожной сигнализации.

Однако при использовании радиосистем следует учитывать ряд недостатков:

Перв. примен.	Справ №	Инв. № подл.	Подпись и дата	Взам. инв. №	Инв. № дубл.	Подп. и дата.	Изм.	Лист	№ Док-та	Подп.	Дата	ТИПОВОЙ ПРОЕКТ	Лист
													5

1. Для устойчивой работы радиосистем на объекте должны отсутствовать источники электромагнитного излучения и экранирующие преграды.
2. Алгоритм взаимодействия приемно-контрольного оборудования с периферийными устройствами системы должен обеспечивать автоматический контроль наличия взаимной радиосвязи.
периферийные устройства должны быть снабжены функциями самоконтроля с возможностью передачи информации о своей неисправности или некорректной работе на приемно-контрольное оборудование.
3. Тревожный сигнал, поступающий от периферийных устройств, должен иметь приоритет над другими сигналами, формируемыми компонентами системы.

Внутриобъектовая радиосистема охранно-пожарной сигнализации (далее - ВОРС) предназначена для контроля извещателей охранных и тревожных, как в автономном режиме с подачей звуковой и световой сигнализации, отображением информации, управлением внешними исполнительными устройствами, так и для обеспечения централизованной охраны с передачей тревожных извещений через систему передачи извещений (СПИ) на пульт централизованного наблюдения (ПЦН).

Для обмена информацией между элементами системы используется радиоканал.

Каждое устройство ВОРС имеет в своём составе приёмно-передающий тракт, рабочая частота которого находится в диапазоне 433,05–434,79 МГц.

Максимальная излучаемая мощность радиопередающих устройств ВОРС – не более 10 мВт.

В состав ВОРС входит:

- радиорасширитель охранно-пожарный;
- извещатели охранные радиоканальные (ИО): объёмные опико-электронные, магнитоконтактные, тревожный.
- устройства управления и индикации: пульт управления, оповещатель звуковой радиоканальный и оповещатель световой.

Изм.	Лист	№ Док-та	Подп.	Дата
------	------	----------	-------	------

Перв. примен.	<p>Радиорасширители охранно-пожарные предназначены для приёма и обработки извещений от различного рода ИО, приёма команд от пульта управления, формирования управляющих команд встроенным (реле) и внешним устройствам (звуковой оповещатель).</p> <p>Радиорасширитель охранно-пожарный имеет релейные выходы – 3 шт., и выходы типа "открытый коллектор" – "Световой оповещатель" и "Звуковой оповещатель". Выходы реле, светового и звукового оповещателя программируются для срабатывания по любому из следующих событий:</p> <ul style="list-style-type: none"> - "Тревога" или "Технологическая тревога"; - "Пожар"; - "Неисправность"; - "Взлом"; - "Снятие с охраны"; - "Снятие с охраны под принуждением". <p>Пульт управления предназначен для конфигурирования и управления радиосистемой.</p> <p>Извещатель охранной радиоканальный оптико-электронный объемный предназначен для обнаружения проникновения в охраняемое пространство закрытого помещения.</p> <p>Извещатель охранной радиоканальный магнитоконтактный универсальный предназначен для обнаружения проникновения в охраняемое пространство через дверные и оконные проёмы.</p> <p>Для подачи сигнала тревоги используется радиоканальная кнопка тревожной сигнализации (КТС).</p> <p>Оповещатель звуковой радиоканальный предназначен для звукового оповещения людей о тревогах.</p> <p>Охранной сигнализацией защищаются входные двери на «открывание» извещателем охранным магнитоконтактным и объем помещений на «проникновение» извещателем объёмным оптико-электронным.</p> <p>КТС установлена в коридоре возле входа в квартиру.</p>				
	Справ. №				
Инв. № подл.	Подпись и дата	Взам. инв. №	Инв. № дубл.	Подп. и дата.	Лист
	Изм.	Лист	№ Док-та	Подп.	
<i>ТИПОВОЙ ПРОЕКТ</i>					7

3.2 Организация передачи информации о срабатывании сигнализации.

На ПЦО ОВО выводятся объединённый сигнал при срабатывании охранной сигнализации и КТС.

3.3 Система передачи извещений (СПИ).

СПИ предназначена для передачи извещений с объекта на ПЦО ОВО.

Блок объектовый СПИ предназначен для организации централизованной охраны объектов в составе автоматизированной системы охранно-пожарной сигнализации. С блока объектового можно осуществлять постановку под охрану и снятие с охраны шлейфов сигнализации и передачу на ПЦО ОВО извещений взят/снят, неисправность, проникновение.

Способ передачи информации с блока объектового на ПЦО ОВО зависит от типа СПИ. Передача информации может осуществляться по занятой или выделенной телефонной линии, радиоканалу, каналу GSM (SMS и GPRS) или Ethernet, по GPON (оптоволокну) либо другому проводному каналу связи.

4. МОНТАЖ ПРОВОДОВ, КАБЕЛЕЙ.

Провода прокладываются открыто по стене в электромонтажном коробе. Соединение и ответвление проводов и кабелей производится через распаечные коробки.

5. ЭЛЕКТРОПИТАНИЕ

Электропитание системы охранно-тревожной сигнализации осуществляется от переменного тока напряжением 220В, 50 Гц.

Проектом предусмотрено электропитание системы от основного резервированного источника электропитания. Внутри резервированного источника электропитания устанавливается аккумуляторная батарея 7Ач.

Источник резервированного электропитания обеспечивает бесперебойную работу радиоканального расширителя при пропадании основного электропитания в дежурном режиме – не менее 24 часов, и в режиме тревоги не менее 3 часов.

Перв. примен.

Справ. №

Основной источник питания охранных извещателей – литиевая батарея с номинальным рабочим напряжением 3,0 В и ёмкостью 1,2 А·ч

Резервный источник питания охранных извещателей – литиевая батарея с номинальным рабочим напряжением 3,0 В и ёмкостью 0,24 А·ч

При пропадании основного электропитания 220В, 50 Гц система охранно-тревожной сигнализации автоматически переходит на электропитание от резервного источника питания (аккумулятора).

При переходе на электропитание от резервного источника питания (аккумулятора) должна обеспечиваться бесперебойная работа объектового оборудования и извещателей охранно-тревожной сигнализации не менее 24 часов в дежурном режиме и не менее 3 часов в режиме тревоги.

Допускается уменьшать время работы от резервного источника при наличии автоматического или иного оповещения подразделения вневедомственной охраны о моменте отключения основного электропитания в городах и поселках городского типа - до 4 часов в дежурном режиме и до 1 часа в режиме тревоги.

Расчёт резервного источника питания

для системы охранно-тревожной сигнализации здания.

	Наименование	Кол-во, шт.	Ток потребления одним устройством в дежурном режиме, мА	Ток потребления одним устройством в режиме тревоги, мА	Суммарный ток потребления в дежурном режиме, мА	Суммарный ток потребления, в режиме тревоги, мА
1	Радиорасширитель охранно-пожарный	1	85	85	85	85
2	Оповещатель световой	1	-	25	-	25
	ИТОГО				85	110

Необходимая емкость аккумулятора рассчитывается по формуле:

$$Q(\text{мАч}) = 1,2 \times I_p(\text{мА}) \times t(\text{ч}),$$

где:

I_p - потребляемый ток (мА);

t - требуемое время работы (ч);

Подп. и дата.

Инв. № дубл.

Взам. инв. №

Подпись и дата

Инв. № подл.

ТИПОВОЙ ПРОЕКТ

Лист

9

Изм. Лист № Док-та Подп. Дата

1,2 - коэффициент запаса емкости.

Необходимая емкость аккумулятора в дежурном режиме составляет:

$$1,2 \times 85\text{мА} \times 4\text{ч} = 414\text{мАч.}$$

Необходимая емкость аккумулятора в режиме тревоги составляет:

$$1,2 \times 110\text{мА} \times 1\text{ч} = 132\text{мАч.}$$

$$414 + 132 = 546\text{мАч.}$$

Согласно расчетам, выбираем резервированный источник питания, удовлетворяющий следующим характеристикам:

- минимальный ток нагрузки не менее 0,4А;
- емкость аккумулятора должна быть не менее 0,546Ач.

6. СВЕДЕНИЯ ОБ ОРГАНИЗАЦИИ И ВЕДЕНИИ МОНТАЖНЫХ РАБОТ

Монтажные работы рекомендуется проводить в следующей последовательности:

- подготовительные работы;
- протяжка и прокладка кабелей и проводов;
- установка приборов и датчиков.

К подготовительным работам относятся:

- проверка целостности и работоспособности приборов и извещателей;
- подготовка материалов и рабочих мест.

Состояние кабелей и проводов перед их прокладкой должно быть проверено наружным осмотром. Кроме того, должна быть проверена целостность изоляции жил.

Прокладка кабелей и проводов осуществляется открыто в ПВХ-коробах.

Периодичность обслуживания приборов и извещателей должна осуществляться в соответствии с техническим описанием на каждый прибор.

7. ПРОФЕССИОНАЛЬНЫЙ И КВАЛИФИКАЦИОННЫЙ СОСТАВ ЛИЦ, РАБОТАЮЩИХ НА ОБЪЕКТЕ ПО ТЕХНИЧЕСКОМУ ОБСЛУЖИВАНИЮ И ЭКСПЛУАТАЦИИ СИСТЕМ

Для обслуживания проектируемых систем безопасности рекомендуется привлечение специализированных организаций, имеющих разрешительные документы на проведение указанного вида работ. Дежурный персонал должен быть обучен правилам работы на установленном оборудовании.

К обслуживанию систем допускаются лица, прошедшие инструктаж по технике безопасности. О прохождении инструктажа в журнал «Прохождения инструктажа по технике безопасности» делается соответствующая отметка.

Персонал, обслуживающий электроустановки, должен быть обеспечен защитными средствами, прошедшими соответствующие испытания.

Перв. примен.

Справ. №

Подп. и дата.

Инв. № дубл.

Взам. инв. №

Подпись и дата

Инв. № подл.

ТИПОВОЙ ПРОЕКТ

Лист

11

Изм.	Лист	№ Док-та	Подп.	Дата

**МИНИСТЕРСТВО ВНУТРЕННИХ ДЕЛ
РОССИЙСКОЙ ФЕДЕРАЦИИ**

**Федеральное казенное учреждение
«Научно-исследовательский центр «Охрана»**

Трёхкомнатная квартира

ТИПОВОЙ РАБОЧИЙ ПРОЕКТ

Система охранно-тревожной сигнализации

ГРАФИЧЕСКАЯ ЧАСТЬ

Главный инженер проекта

подпись, фамилия и инициалы.

Москва 2014 г.

Ведомость основных комплектов рабочих чертежей

Обозначение	Наименование	Примеч.
ТИПОВОЙ ПРОЕКТ	Система охранно-тревожной сигнализации	

Взам. инв. №

Подпись и дата							<i>ТИПОВОЙ ПРОЕКТ</i>				
							Трехкомнатная квартира.				
Инв. № подл.	Изм.	Кол.уч.	Лист	№ док.	Подпись	Дата	Система охранно-тревожной сигнализации		Стадия	Лист	Листов
									РП	2	11
	ГИП						Общие данные Ведомость основных комплектов рабочих чертежей		ФКУ НИЦ «Охрана» МВД России		
	Разраб.										
	Проверил										

Ведомость ссылочных и прилагаемых документов

Обозначение	Наименование	Примечание
Постановление Правительства РФ от 18.02.2008г. №87	О составе разделов проектной документации и требованиях к их содержанию.	
ГОСТ Р 21.1101-2013	СПДС Общие требования к проектной и рабочей документации.	
Р 78.36.032-2013	Инженерно-техническая укрепленность и оснащение техническими средствами охраны объектов, квартир и МХИГ, принимаемых под централизованную охрану подразделениями вневедомственной охраны. Часть 1: Методические рекомендации.	
Р 78.36.031-2013	О порядке обследования объектов, квартир и МХИГ, принимаемых под охрану. Методические рекомендации.	
РД 78.145-93	Системы и комплексы охранной, пожарной и охранно-пожарной сигнализации. Правила производства и приемки работ.	
Пособие к РД 78.145-93.		
Р 78.36.039-2014	Технические средства систем безопасности объектов. Обозначения условные графические элементов технических средств охраны, систем контроля и управления доступом, систем охранного телевидения.	
СП 132.13330.2011	Обеспечение антитеррористической защищённости зданий и сооружений. Общие требования проектирования.	
ПУЭ-07	Правила устройства электроустановок. Изд. 7.	
ОСТН 600-93	Отраслевые строительно-технические нормы на монтаж сооружений и устройств связи.	

Взам. инв.												
Подпись и дата												
Инв. № подл.	Изм.	Колуч.	Лист	№ док.	Подпись	Дата						
ТИПОВОЙ ПРОЕКТ												
Трёхкомнатная квартира.												
Система охранно-тревожной сигнализации						<table border="1"> <tr> <td>Стадия</td> <td>Лист</td> <td>Листов</td> </tr> <tr> <td>РП</td> <td>4</td> <td>11</td> </tr> </table>	Стадия	Лист	Листов	РП	4	11
Стадия	Лист	Листов										
РП	4	11										
Общие данные Ведомость ссылочных и прилагаемых документов						ФКУ НИЦ «Охрана» МВД России						
ГИП												
Разраб.												
Проверил												

Ведомость ссылочных и прилагаемых документов

Обозначение	Наименование	Примечание
P 78.36.028-2012	P 78.36.028-2012 Рекомендации «Технические средства обнаружения проникновения и угроз различных видов. Особенности выбора, эксплуатации и применения в зависимости от степени важности и опасности объектов».	
	<u>Прилагаемые документы</u>	
ТИПОВОЙ ПРОЕКТ	Спецификация оборудования, изделий и материалов.	

Взам. инв. №				
Подпись и дата	ТИПОВОЙ ПРОЕКТ			
	Трёхкомнатная квартира .			
Инав. №	Система охранно-тревожной сигнализации	Стадия	Лист	Листов
		РП	5	11
	ГИП Разраб. Проверил	Общие данные Ведомость ссылочных и прилагаемых документов	ФКУ НИЦ «Охрана» МВД России	

Справка ГИП

Проектная документация разработана в соответствии с действующими строительными, технологическими и санитарными нормами и правилами, предусматривает мероприятия, обеспечивающие конструктивную надежность, пожарную безопасность объекта, защиту окружающей природной среды при его строительстве и эксплуатации и отвечает требованиям закона "Об основах градостроительства в Российской Федерации".







 















Главный инженер проекта

подпись, фамилия и инициалы.


Перв. примен.
Справ №

Изм	Кол.уч	Лист	№ док	Подп	Дата	ТИПОВОЙ ПРОЕКТ		
						Стадия	Лист	Листов
						РП	6	11
ГИП						Справка ГИП ФКУ НИЦ «Охрана» МВД России		
Разраб.								
Провер								

Условные обозначения

Наименование	Обозначение	
	на планах	на схемах
Радиоканальный расширитель		
Пульт управления линейный радиоканальный		
Блок объектовой системы передачи извещений (СПИ)		
Блок резервированного электропитания		
Извещатель охранной радиоканальный объемный оптико-электронный		
Извещатель охранной радиоканальный магнитоконтактный универсальный		
Звуковой радиоканальный оповещатель		
Оповещатель световой		
Провод КПСВВнг(A)FRLS2x2x0,5		
Считыватель Touch Memory		
Извещатель охранной радиоканальный ручной точечный электроконтактный		

Обозначение извещателей

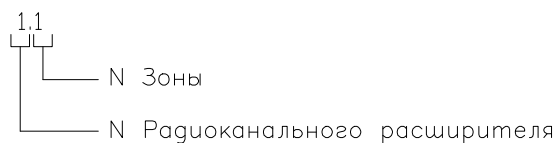

Согласовано

Взам. инв. N

Погр. и дата

Инв. N погр.

Изм.	Кол.уч.	Лист	N док.	Погр.	Дата
ГИП					
Пров.					
Разраб.					

Типовой проект


Трехкомнатная квартира

Система охранной-тревожной сигнализации.


Стадия	Лист	Листов
РП	7	11

Условные обозначения

ФКУ НИЦ "Охрана"
МВД России

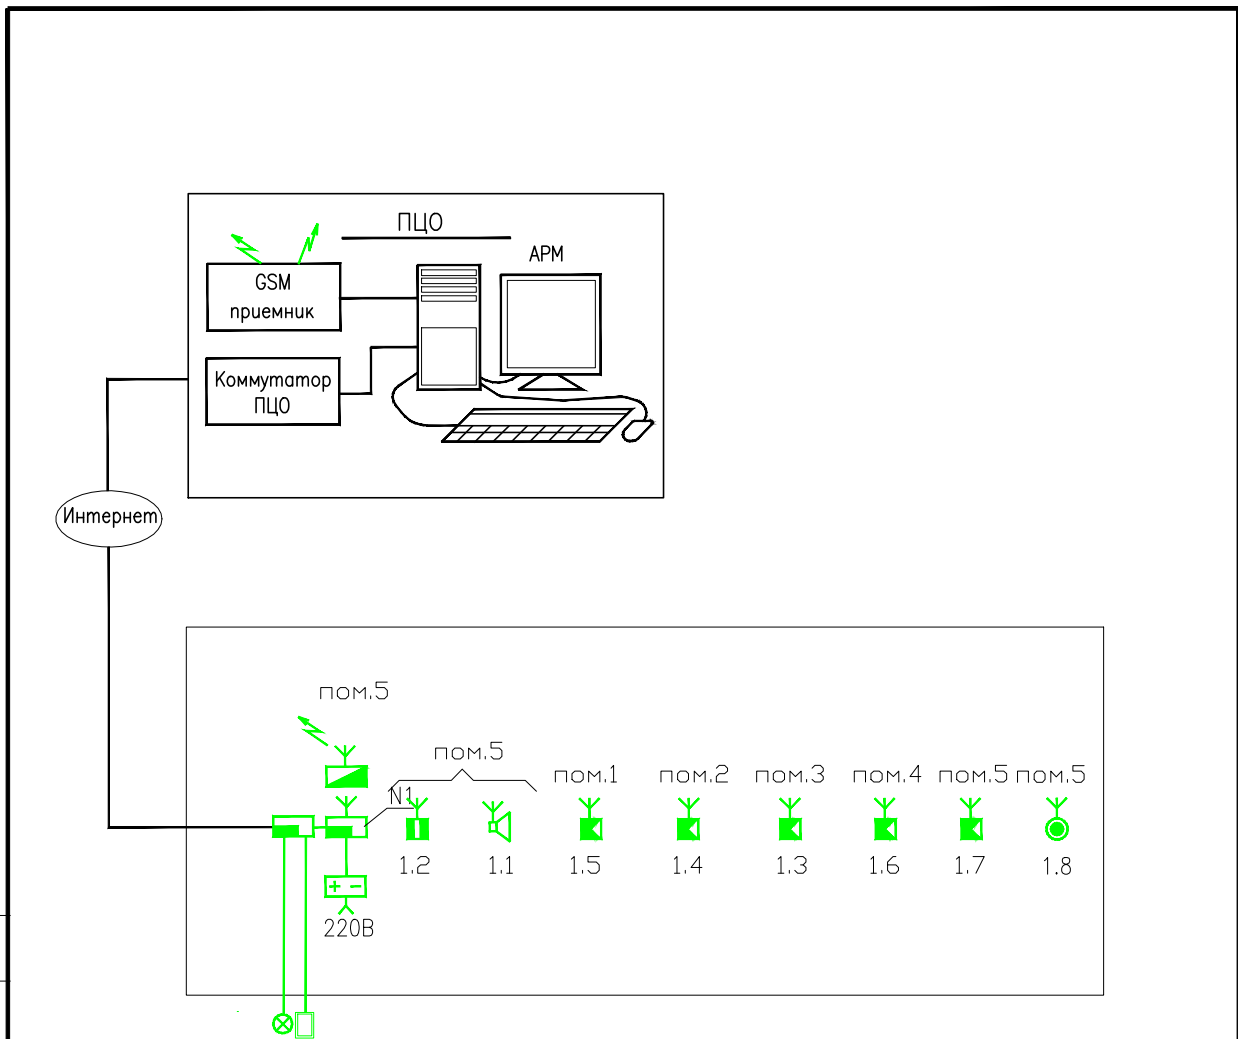

Обозначение извещателей

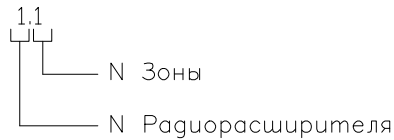

Согласовано

Взам. инв. N

Погр. и дата

Инв. N погр.

Изм.	Кол.уч.	Лист	N док.	Погр.	Дата
ГИП					
Пров.					
Разраб.					

Типовой проект

Трехкомнатная квартира

Система охранной-тревожной сигнализации.


Схема структурная

Стадия	Лист	Листов
РП	8	11

ФКУ НИЦ "Охрана"
МВД России

Формат А4

M1:100

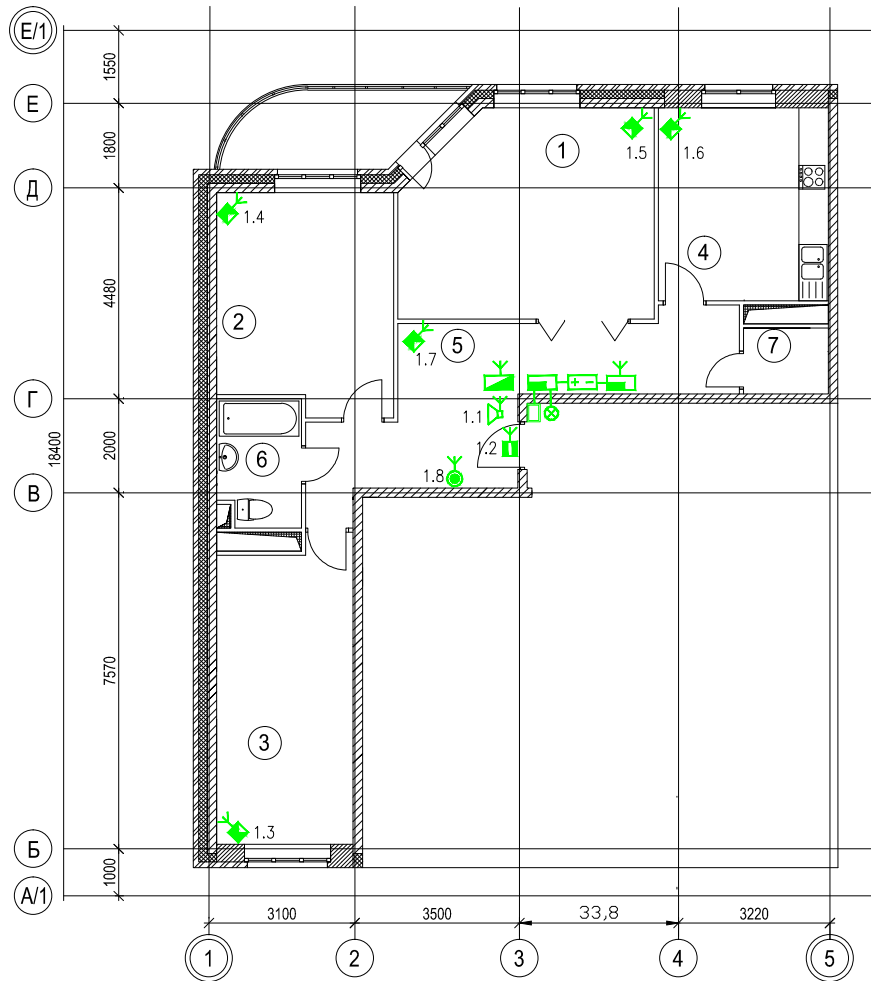

Экспликация помещений

№ пом.	Наименование помещения	Площадь м2
Квартира №1		
1	Гостиная	22,8
2	Спальная	17,1
3	Спальная	18,3
4	Кухня	14,8
5	Холл	20,3
6	Санузел	4,7
7	Кладовая	2,3
Итого Площадь квартиры		100,3
Общая площадь квартиры		103,7

Согласовано


Инв.№ погр.	Погр. и дата	Взам. инв.№

Типовой проект					
Трехкомнатная квартира					
Изм.	Кол.уч.	Лист	№ док.	Погр.	Дата
Система охранной-тревожной сигнализации.			Стадия	Лист	Листов
			РП	9	11
План расположения оборудования Кабельные потоки			ФКУ НИЦ "Охрана" МВД России		

Формат А3


Опτικο-электронный канал

Вид сверху

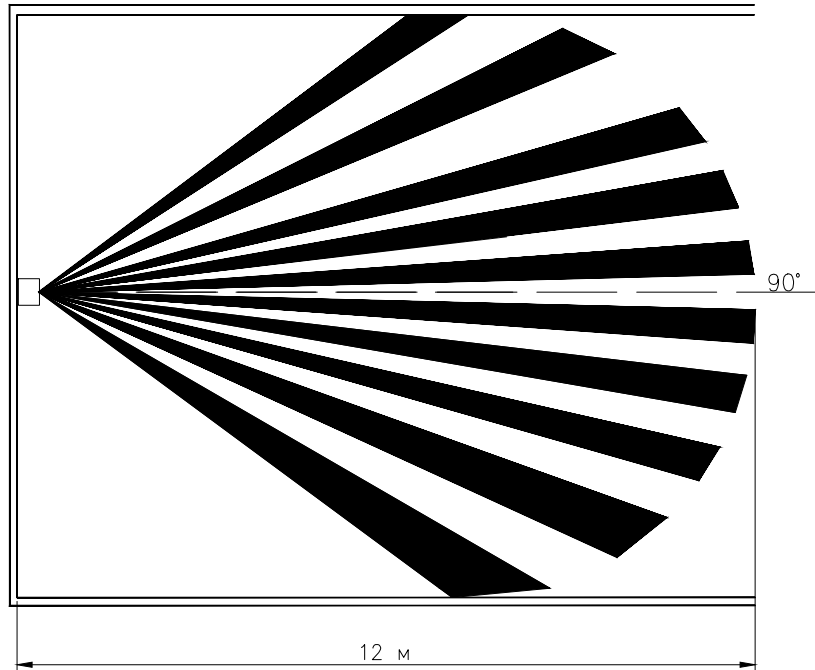

Опτικο-электронный канал

Вид сбоку

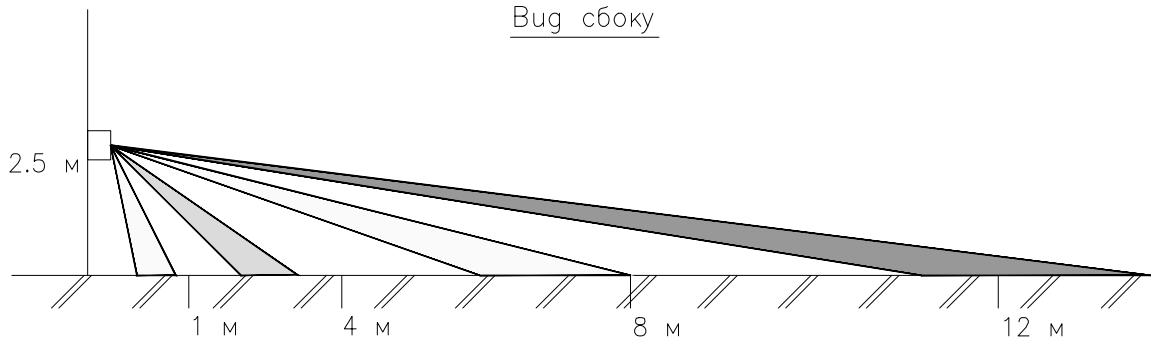

Согласовано

Взвм. инб.Н

Погр. и дата

Инб.Н погр.

Изм.	Кол.уч.	Лист	№ док.	Погр.	Дата
ГИП					
Пров.					
Разраб.					

Типовой проект

Трехкомнатная квартира

Система охранной-тревожной сигнализации.

Извещатель объемный опτικο-электронный
Схема установки.

Стадия	Лист	Листов
РП	11	11

ФКУ НИЦ "Охрана"
МВД России

СОГЛАСОВАНО

НОРМОКОНТРОЛЬ

Взам. инв. №

Подпись и дата

Инв. № подл.

Позиция	Наименование и техническая характеристика оборудования и материалов	Тип, марка оборудования Обозначение документа и номер опросного листа	Код оборудования, материала	Завод-изготовитель	Единица измерения	Количество	Масса единицы оборудования, кг	Примечание
1	2	3	4	5	6	7	8	9
Оборудование								
1	Радиоканальный расширитель				шт.	1		
2	Пульт управления линейный радиоканальный				шт.	1		
3	Извещатель охранный радиоканальный объёмный оптико-электронный				шт.	4		
4	Извещатель охранный радиоканальный магнитоконтактный универсальный				шт.	1		
5	Извещатель охранный радиоканальный ручной точечный электроконтактный (КТС)				шт.	1		
6	Оповещатель световой				шт.	1		
7	Звуковой радиоканальный оповещатель				шт.	1		
8	Блок объектовый СПИ				шт.	1		
9	Источник резервированного питания 12В, 0,5А.				шт.	1		
10	Аккумулятор 12В, 2,2 Ач.				шт.	2		
11	Провод	КПСВВнг(А)FRLS2X2x0,5			м	5		
12	Короб винипластовый 10x20				м	5		

Вместо указанных в данном рабочем проекте ТСО, допустимо применить также ТСО с аналогичными характеристиками, входящие в Список технических средств безопасности, удовлетворяющих «Единым техническим требованиям к системам централизованного наблюдения, предназначенным для применения в подразделениях вневедомственной охраны» и «Единым техническим требованиям к объектовым подсистемам охраны, предназначенным для применения в подразделениях вневедомственной охраны».

Изм.	Кол.уч.	Лист	№ док.	Подпись	Дата	Типовой проект квартиры			
						Система охранно-тревожной сигнализации	Стадия	Лист	Листов
							РП	1	1
ГИП						Спецификация оборудования и материалов	ФКУ НИЦ «Охрана» МВД России		
Разраб.									
Проверил									